



1. zawór odcinający DN20
2. wodomierz skrzydełkowy JS 2.5 DN20
3. zawór antyskażeniowy typu EA DN 20
4. zawór spustowy DN20

— instalacja wody ziemnej  
 - - - instalacja wody ciepłej

**Zestaw wodomierzowy**  
 montować na wysokości min 0,4m

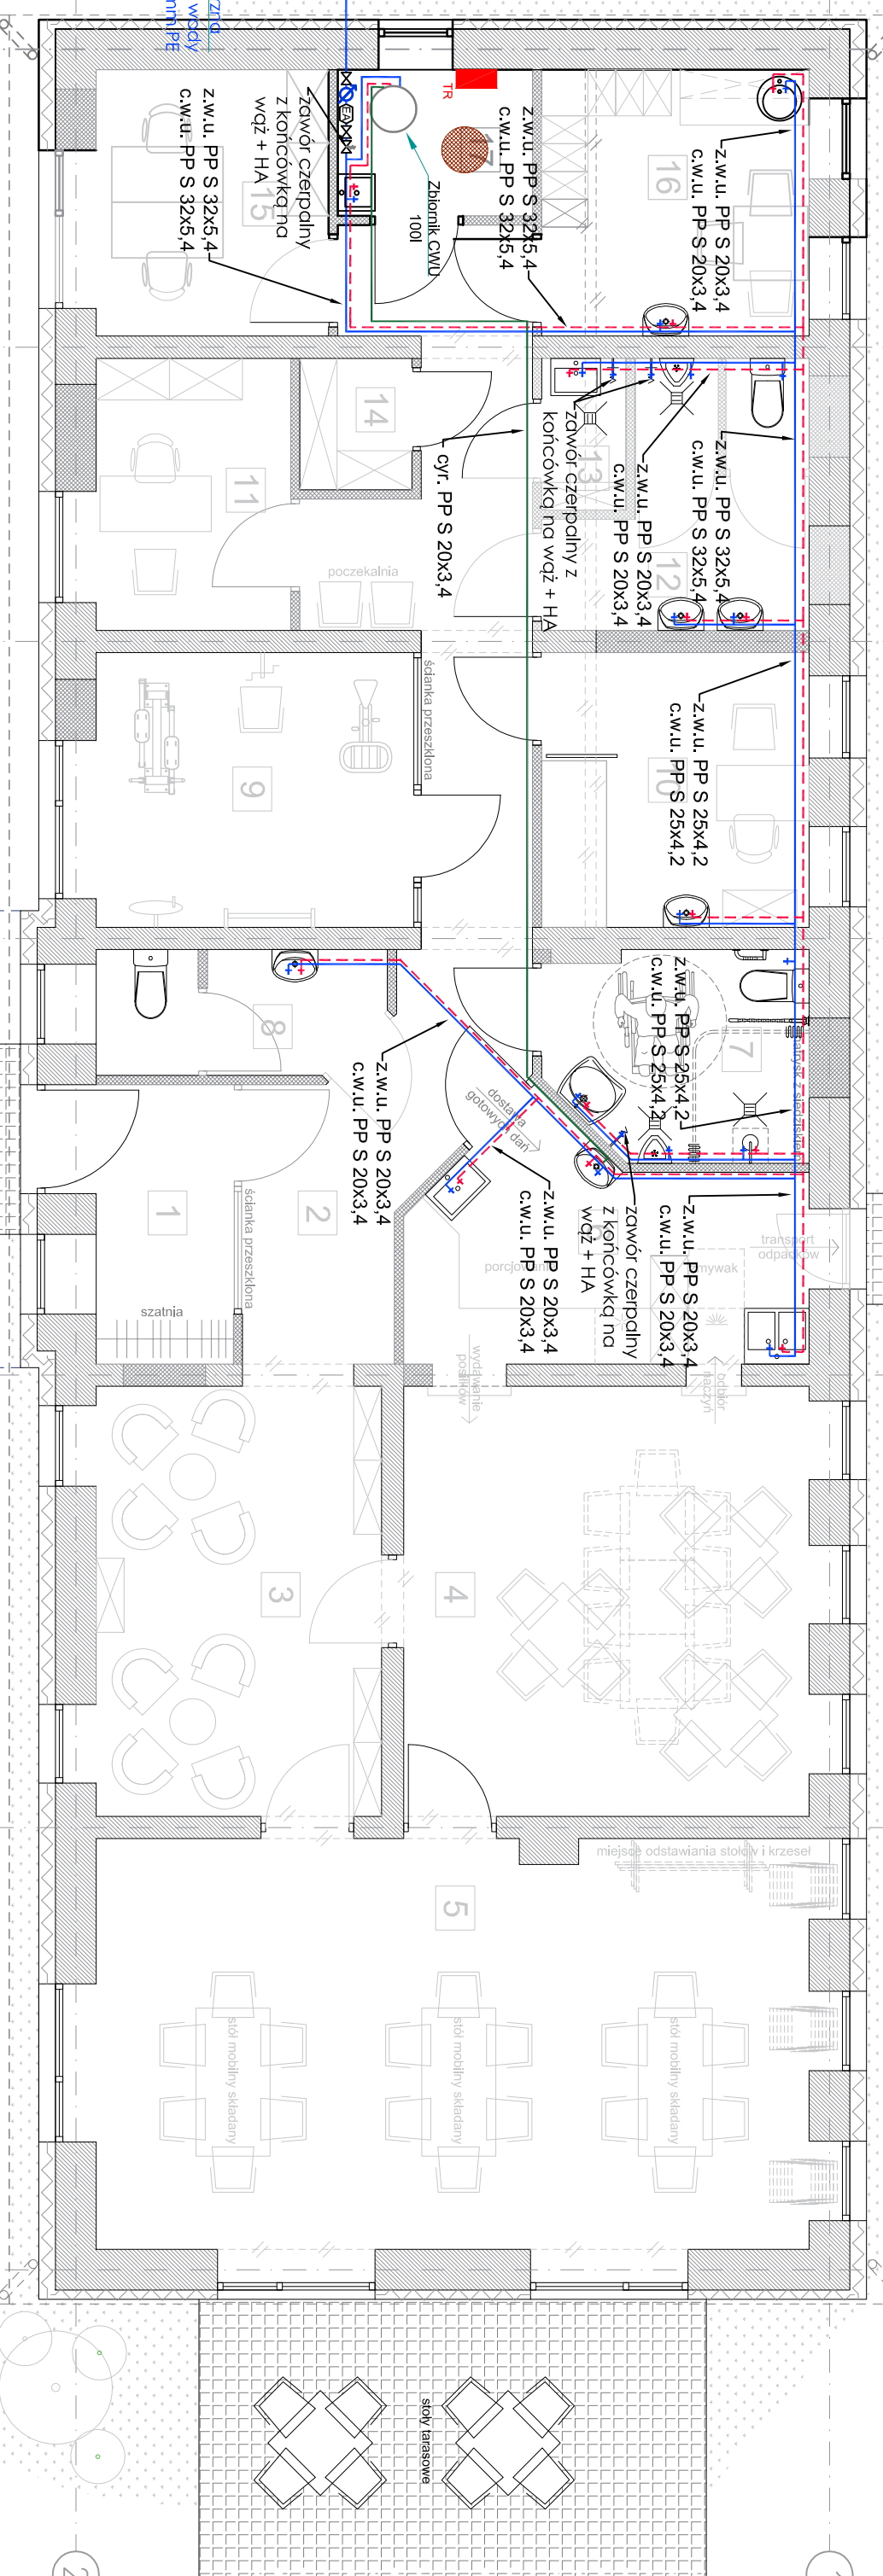

Nr	Pomieszczenie	Pow. [m <sup>2</sup> ]	Wysokość pom. [m]	Uwagi
1	wiatrołap	4,47	2,20	pobyt czasowy
2	komunikacja	20,68	2,20	pobyt czasowy
3	pokój wypoczynkowy/czytelnia	14,32	2,70	pobyt stały
4	pokój dziennego pobytu/terapii grupowej	20,37	2,70	pobyt stały
5	pokój dziennego pobytu/zajęć ruchowych	34,01	2,70	pobyt stały
6	aneks kuchenny	9,85	2,20	pobyt czasowy
7	toaleta męska/niepełnospr. z natryskiem	6,13	2,20	pobyt czasowy
8	toaleta damska	3,98	2,20	pobyt czasowy
9	pokój rehabilitacji	10,19	2,20	pobyt czasowy
10	dotrzyna pomoc medyczna	8,58	2,20	pobyt czasowy
11	pokój terapii indywidualnej/pomocy prawnej	6,17	2,20	pobyt czasowy
12	toaleta personelu-do 10 osób/damsko-męska	6,64	2,20	pobyt czasowy
13	pomieszczenie porządkowe	1,49	2,20	pobyt czasowy
14	magazynek	1,72	2,20	pobyt czasowy
15	pokój biurowy	7,23	2,20	pobyt czasowy
16	pokój socjalny	8,32	2,20	pobyt czasowy
17	pom.techniczne/węzeł ciepły	3,32	2,20	pobyt czasowy
		167,47		

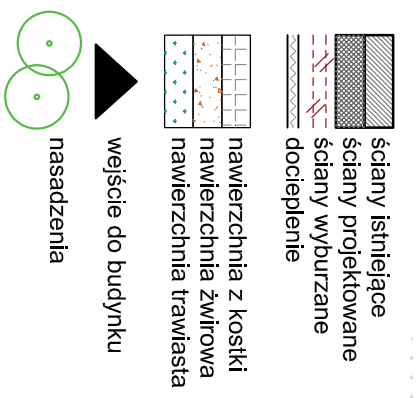

**UWAGI:**  
 całość budynku wyposażona w wentylację nawiewno-wywiewną  
 rozprawdzenie w przestrzeni poddasza nieużytkowego

**INWESTOR:** Starostwo Powiatowe w Ryplinie  
 ul. Warszawska 38, 87-500 Ryplin

**INSTRUKCJA:** Zmiana sposobu użytkowania istniejącego budynku gospodarczo-garażowego na budynek Dzielnego Domu Pobytu (D), remont i adaptacja pomieszczeń na potrzeby DDP 1 (CUs)

**Pracownia projektowa architektoniczno - budowlana "PSBUD" mgr inż. Piotr Świrzyński**  
 86-303, Wałdowo Słobieska 87 G  
 tel. kom. 607-920-777  
 e-mail: psbud@interia.pl

WYKONAWCA: Projekt Budowlany	DATA: 24.05.2020 r.	SKALA: 1:50	BRANŻA: Sanitarna
FUNKCJA: PROJEKTANT	AUTOR: mgr inż. Magdalena Dolińska	NR UPRAWNIENI: POW/053/PWOS/14	SPECJALNOŚĆ: SANITARNIA
OPRACOWAŁ: Inż. Dawid Słowiński			PODPIS: S-01